

Farbcode nach DIN VDE 0888
(gemäß einheitlichem Materialkonzept des Bundes)

Rohr Nr.	Farbstreifen-Kombination
1	rot / rot
2	grün / grün
3	blau / blau
4	gelb / gelb
5	weiß / weiß
6	grau / grau
7	braun / braun
8	violett / violett
9	türkis / türkis
10	schwarz / schwarz
11	orange / orange
12	pink / pink
13	rot / rot
14	grün / grün
15	blau / blau
16	gelb / gelb
17	weiß / weiß
18	grau / grau
19	braun / braun
20	violett / violett
21	türkis / türkis
22	schwarz / schwarz
23	orange / orange
24	pink / pink

- Zeichenerklärung**
- Breitband Rohrverbund 24x10x2
 - Breitband Hausanschluss 2x10x2
 - Asphaltkante
 - Sinkkasten 30x50

Ausführung:



Fa. Schreyer Transport und Landschaftsbau GmbH
Neusorger Straße 3
95683 Ebnath
Tel. 09234/251
Fax 09234/8397

Vorhaben: Ausbau der Gemeindeverbindungsstraße
Brand - Nagel (Kreuzweg)

Vorhabensträger: Gemeinde Brand

Landkreis: Tirschenreuth

Maßstab: 1:250

**Breitbandverlegung
Lageplan Bestand nach Ausführung**

Unterlage:
Plan - Nr.: 1


gefertigt:
Schreyer Transport und Landschaftsbau GmbH

Ebnath, 04.02.2022

(Unterschrift)

geprüft:

(Unterschrift)

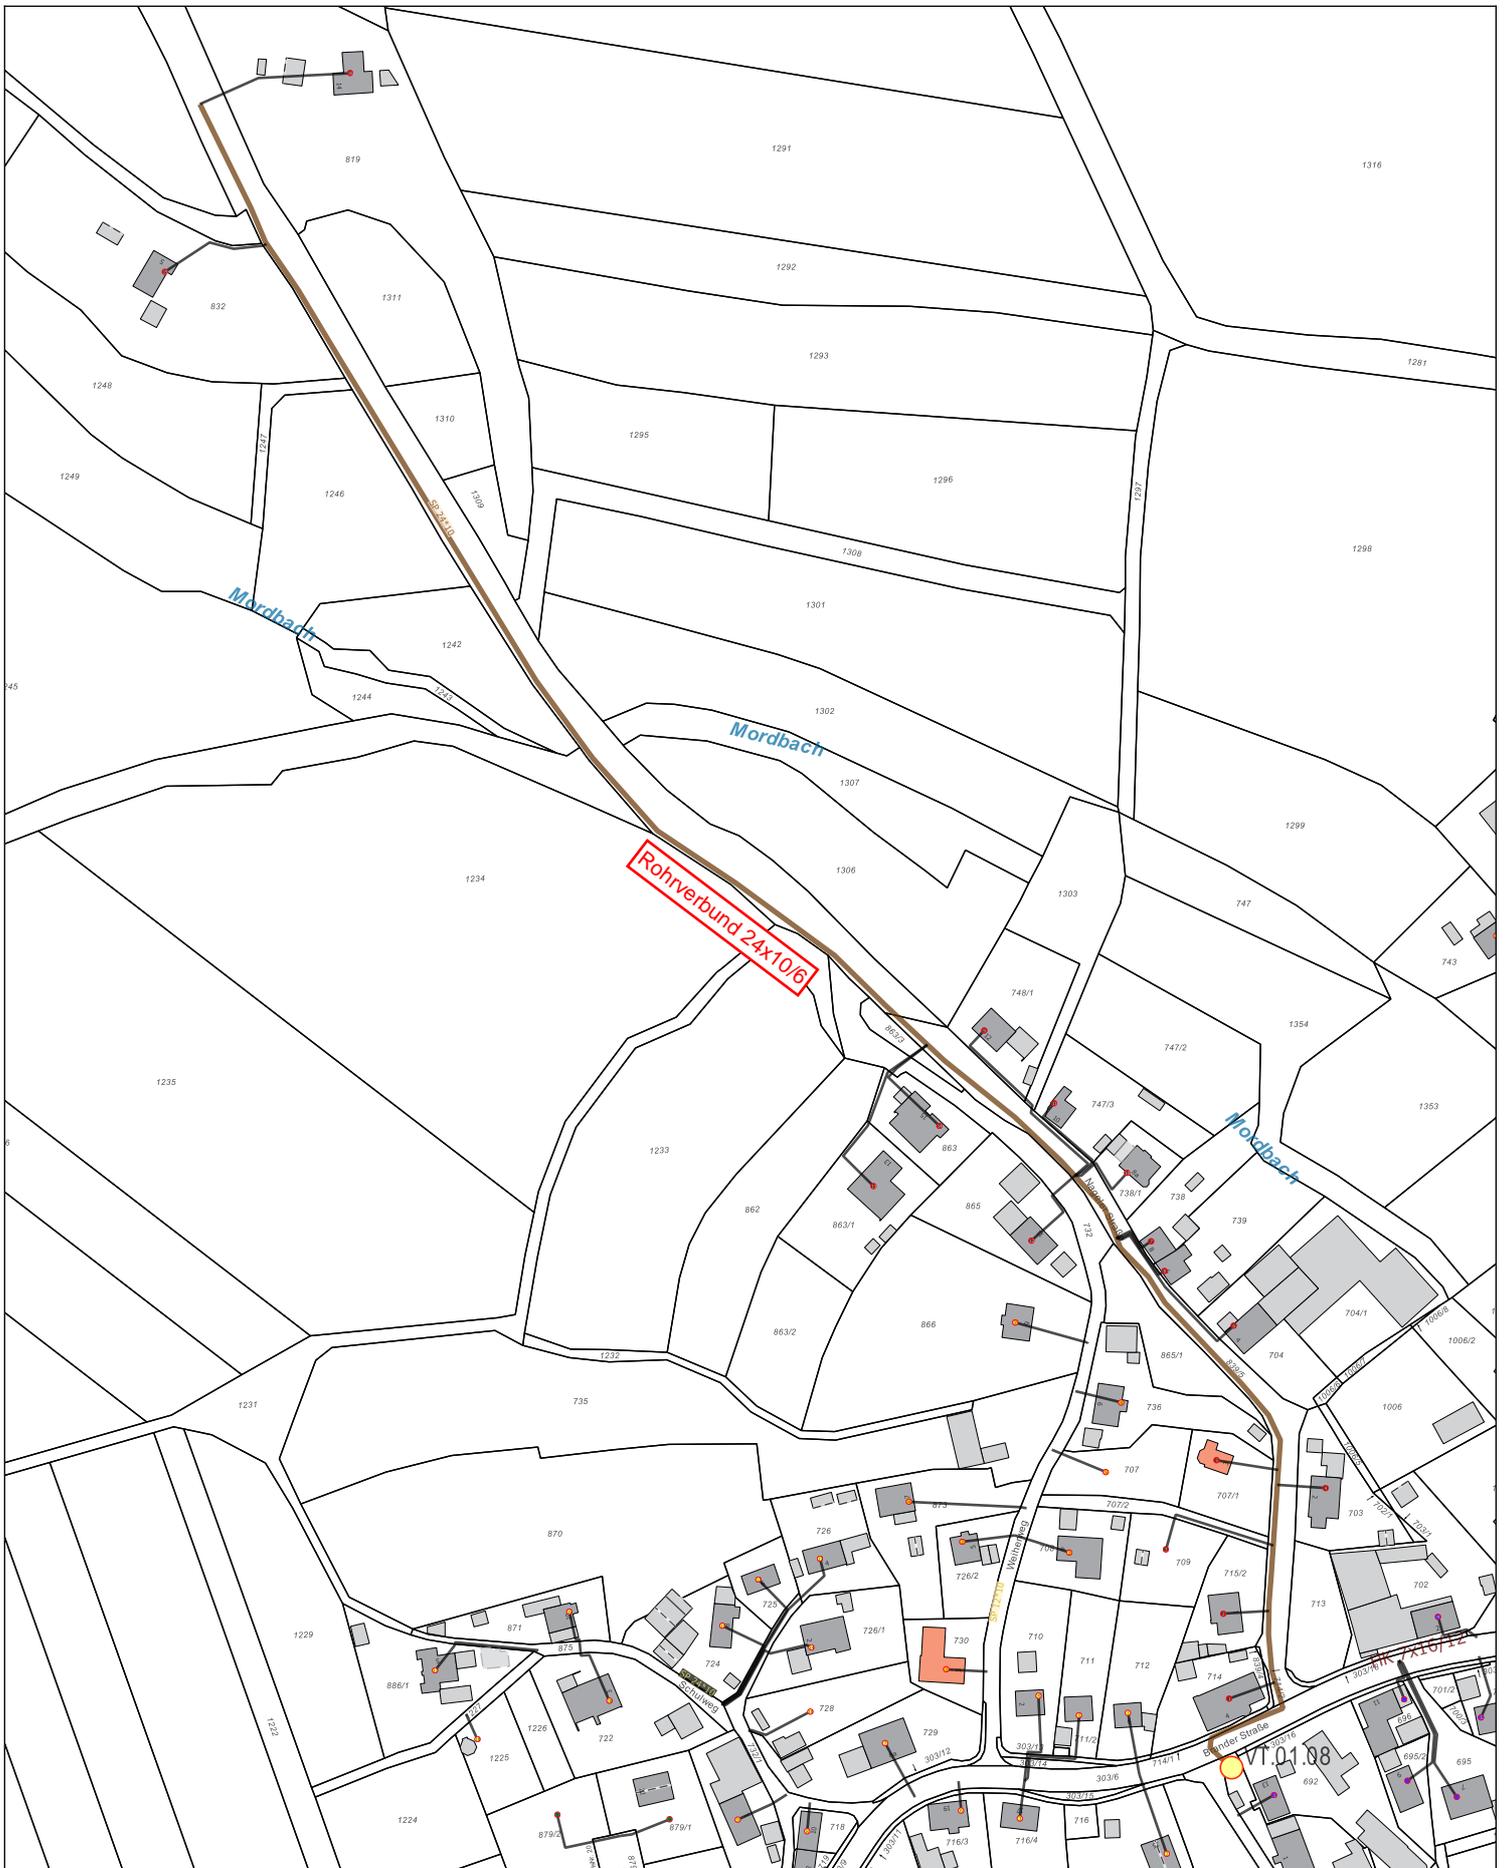

Corwese GmbH
Erstellt von: Werb
Erstellt am: 18.06.2021
Maßstab 1:2500

